

LEGENDA

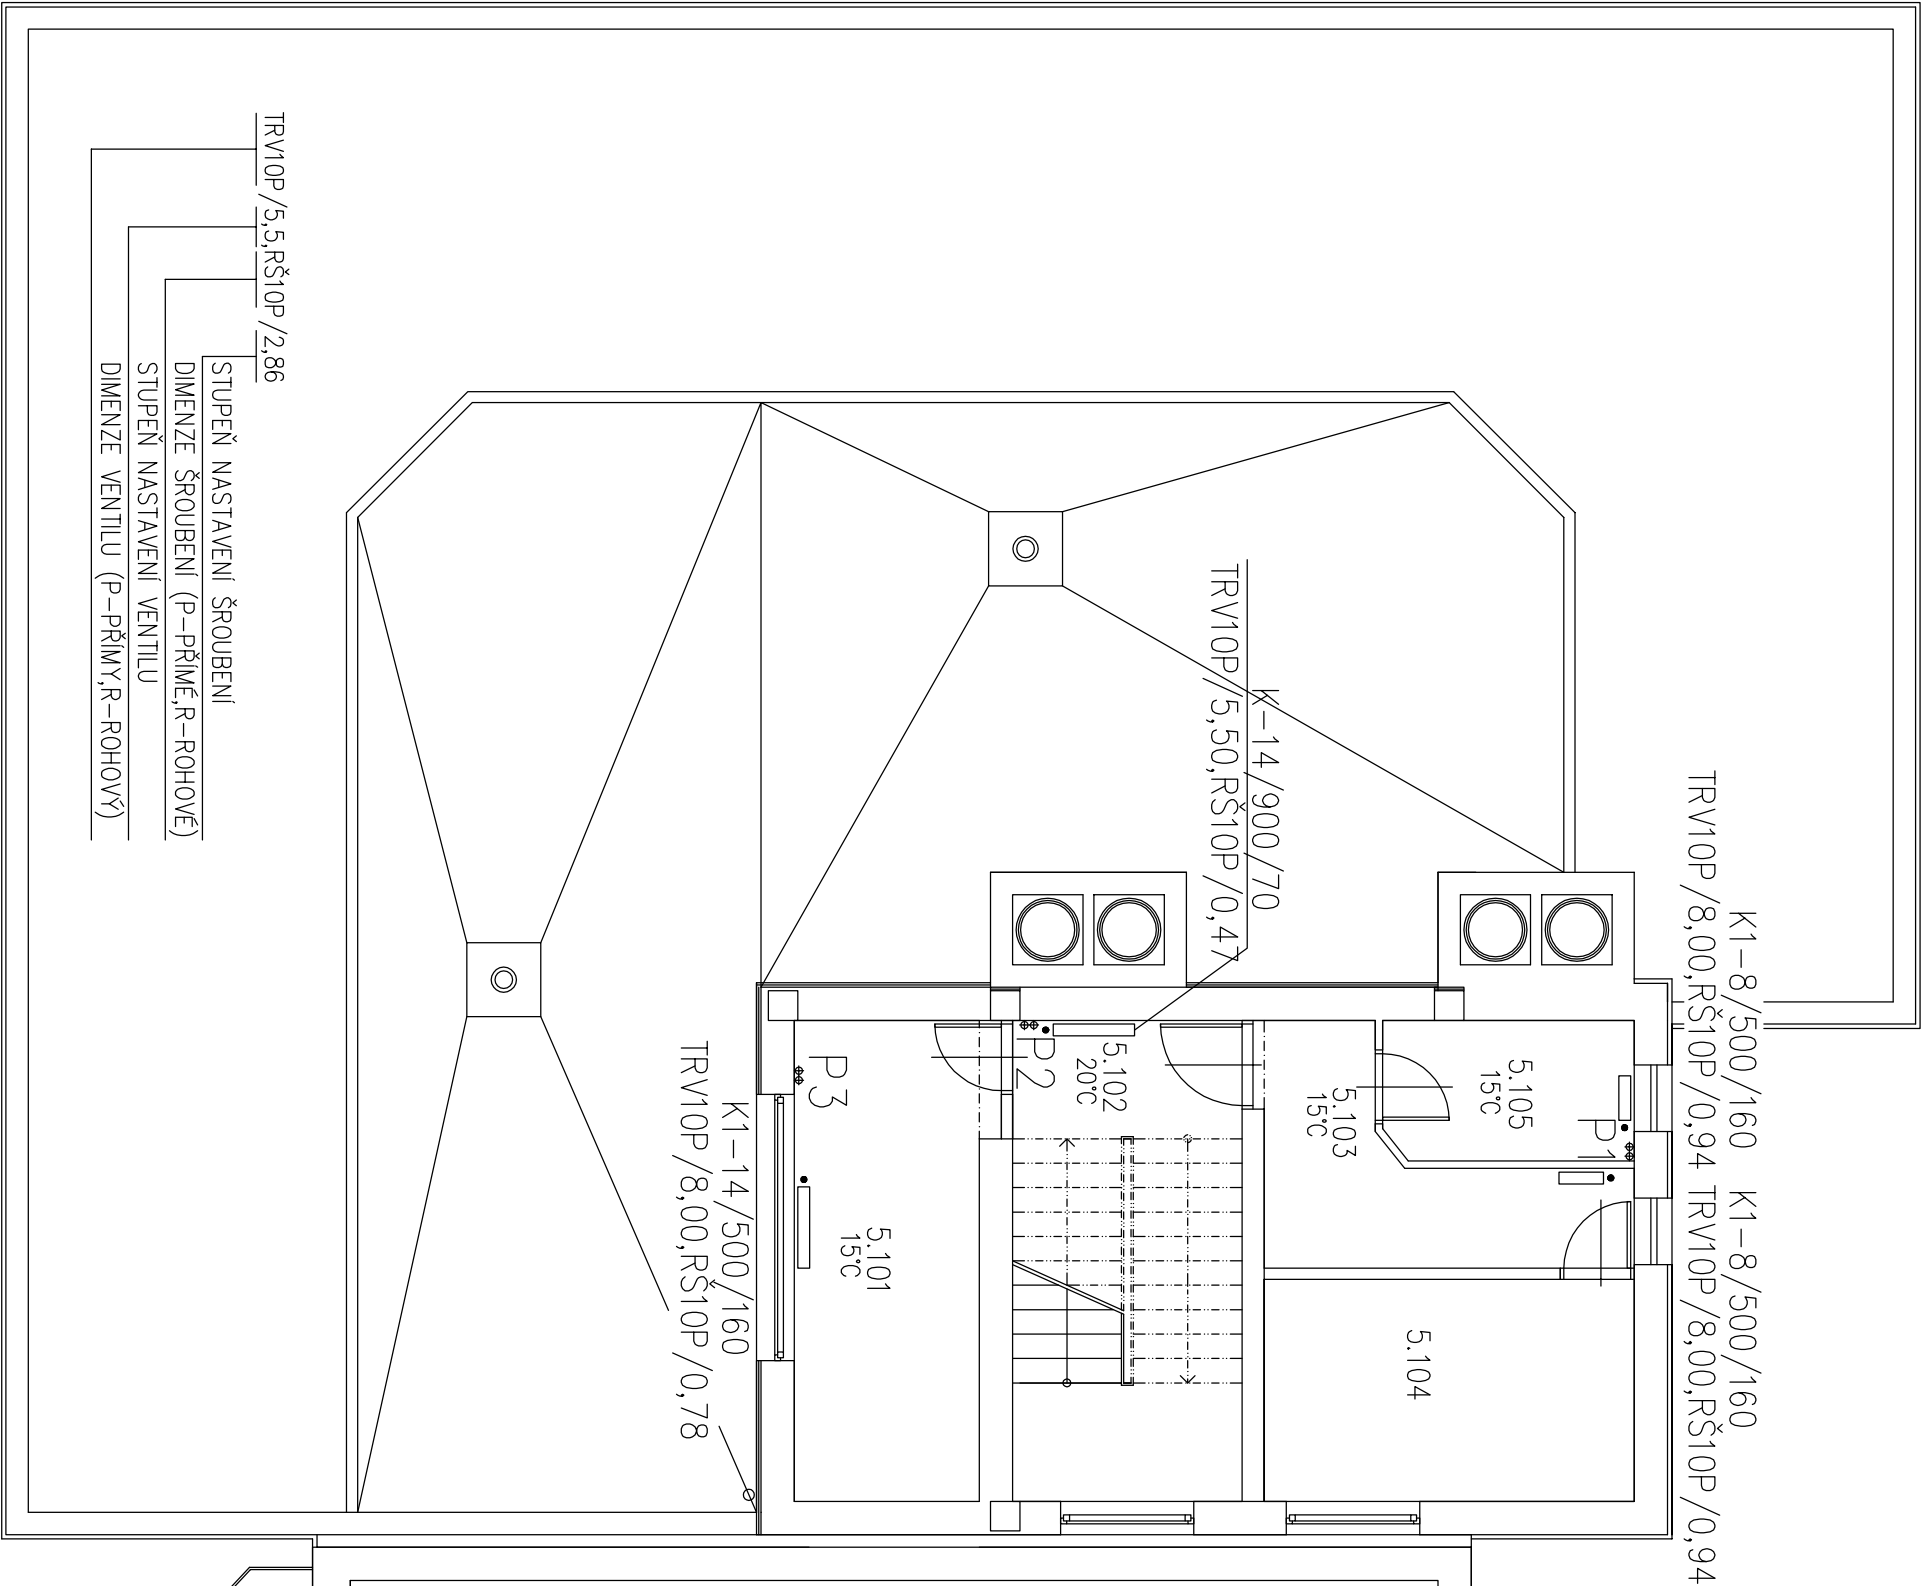
- STÁVAJÍCÍ OTOPNÁ TĚLESA KALOR (K), KALOR 1 (K1),
SLÁVIA (S), OCELOVÉ TĚLESO (O)
(POČET ČLÁNKŮ/VÝŠKA/HLOUBKA TĚLESA)
- STÁVAJÍCÍ TRUBKOVÝ REGISTR

VV...VYVAŽOVACÍ VENTIL (PŘÍVODNÍ POTRUBÍ)
RDT...REGULÁTOR DIFERENČNÍHO TLAKU (VRATNÉ POTRUBÍ)
TRV...DVOJREGULAČNÍ TERMOSTATICKÝ VENTIL VČ.

TERMOHLAVICE S VESTAVĚNÝM ČIDLEM
O...Č...TERMOSTATICKÁ HLAVICE S ODDĚLENÝM ČIDLEM
RŠ...UZAVÍRACÍ REGULAČNÍ ŠROUBENÍ S VYPOUŠTĚNÍM
KK...KULOVÝ KOHOUT
VK...VYPOUŠTĚCÍ KOHOUT



POZNÁMKA

PŘED ZAČÁTKEM MONTÁŽNÍCH PRACÍ OVĚŘIT SKUTEČNOU
POLOHU PŘÍVODNÍHO A VRATNÉHO POTRUBÍ.



LŮŽKOVÝ PAVILON

KATASTRÁLNÍ ÚZEMÍ: Radvanice: 715018
POLOHOVÝ SYSTÉM: S-JTSK
VÝŠKOVÝ SYSTÉM: BpV
±0,000 = výšková úroveň stávající čisté podlahy 1.NP

	ZODP. PROJEKTANT	VYPRACOVAL	KONTROLOVAL	<div><div><div><div></div></div><div>PPS KANIA</div></div><div><div>PPS KANIA</div><div>PROJEKT A INŽENYRSKÁ ČINNOST</div></div><div><div>PPS Kania s.r.o., Nivnická 665/10, 709 00</div><div>tel.: 596 246 252, fax: 596 246 252</div><div>e-mail: projekce@pps-kania.cz</div></div></div>	
	Ing. Jan KANIA	Ing. Babka Rostislav	Ing. Foldyna David		
					
	KATASTRÁLNÍ ÚZEMÍ, PARC.Č.: P.Č. 833/3 K.Ú.Č. RADVANICE [715018]				
	MÍSTO STAVBY : Obec Oštrova P.Č. 833/3 K.Ú.Č. RADVANICE [715018]				
	STAVEBNÍK / OBJEDNATEL : STATUTÁRNÍ MĚSTO OSTRAVA PRŮMYSLOVÉ NÁMĚSTÍ 1803/8, MORAVSKÁ OSTRAVA, 70200 OSTRAVA			ARCHIV	
				STUPEN DPS	
NÁZEV AKCE :	HDN RADVANICE- ZATEPLENÍ OBVODOVÉHO PLÁŠTĚ, VÝMĚNA OKEN A DVEŘÍ A OPRAVA BALKÓNŮ			DATUM	PARÉ
				ÚNOR 2018	
				Č. ZAKÁZKY PPS- 03/18	
				MĚŘÍTKO 1 : 100	
OBJEKT : SO01- Pavilon P				ARCHIVNÍ ČÍSLO : PPS- 03/18 -D.1.4.3-	Č.V. 08
ČÁST : D.1.4.3- Měření a regulace					
OBSAH :	Půdorys 5.NP- Objekt P				