

LEGENDA

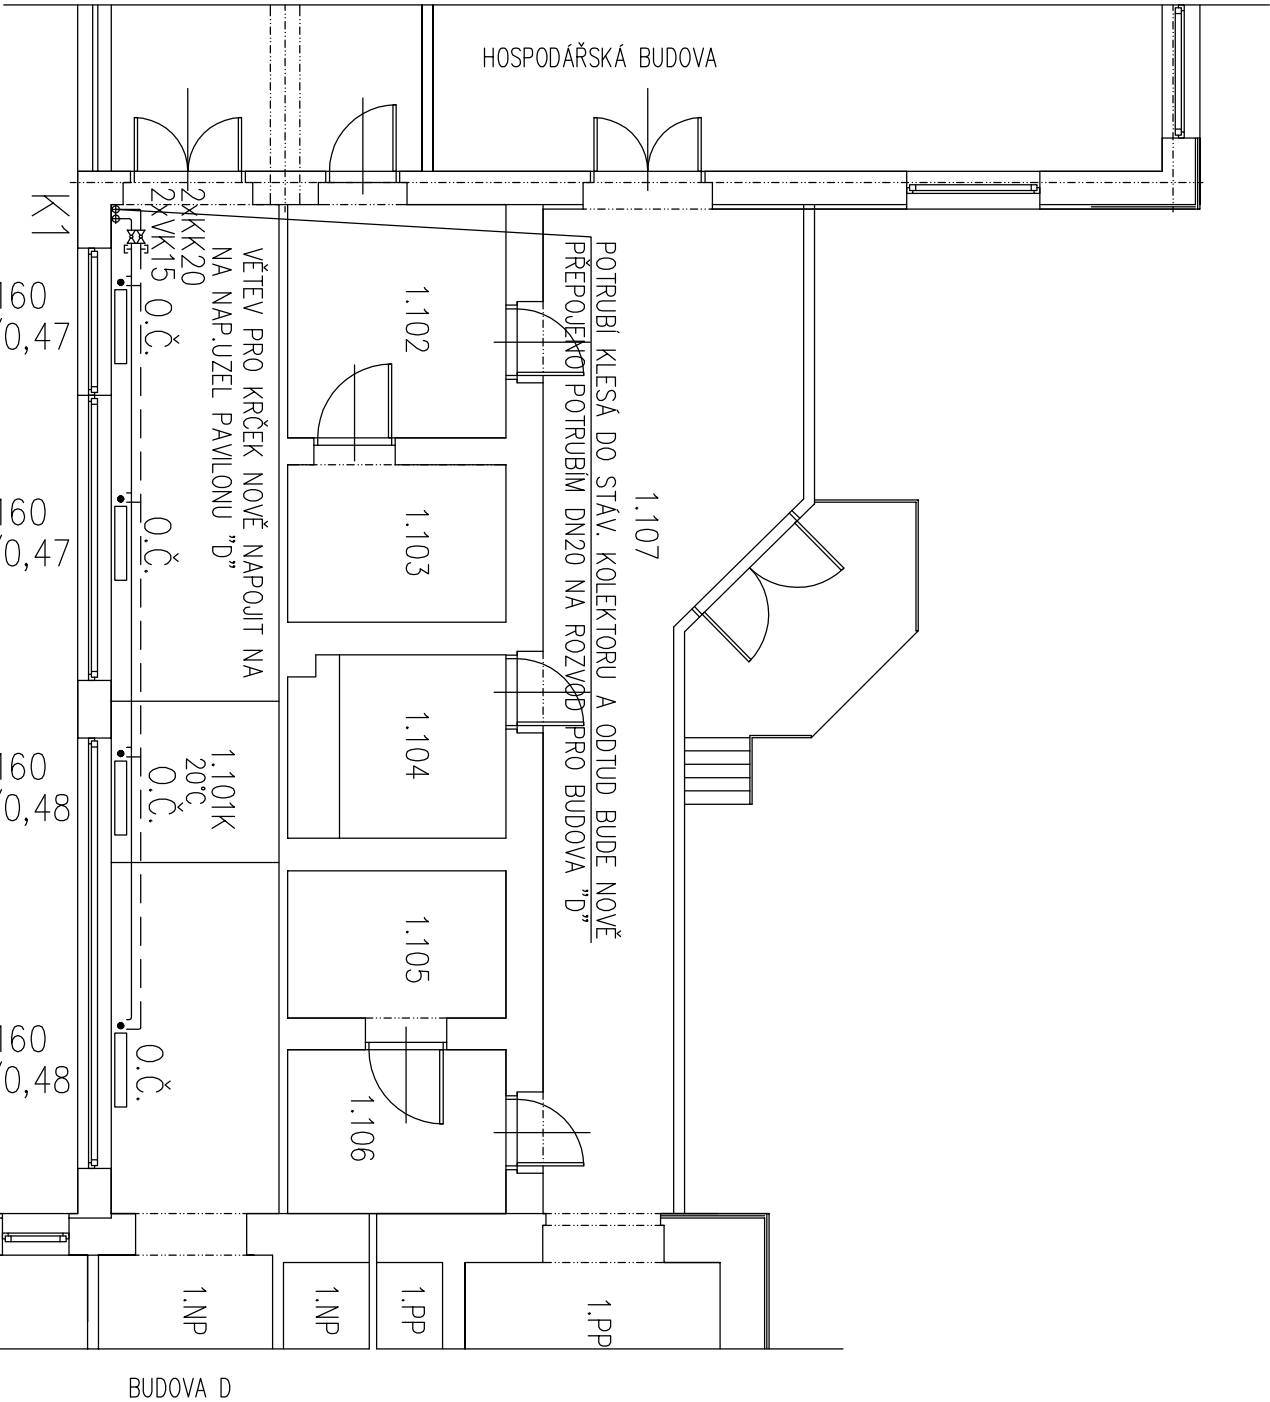
- STÁVAJÍCÍ OTOPNÁ TĚLESA KALOR (K), KALOR 1 (K1), SLÁVIA (S), OCELOVÉ TĚLESO (O)
(POČET ČLÁNKŮ/VÝŠKA/HLOUBKA TĚLESA)
- STÁVAJÍCÍ TRUBKOVÝ REGISTR

VV...UZAVÍRACÍ A IMPULZNÍ VENTIL (PŘÍVODNÍ POTRUBÍ)
RDT...REGULÁTOR DIFERENČNÍHO TLAKU (VRATNÉ POTRUBÍ)
TRV...DVOJREGULAČNÍ TERMOSTATICKÝ VENTIL VČ.

TERMOHLAVICE S VESTAVĚNÝM ČIDLEM
O.Č...TERMOSTATICKÁ HLAVICE S ODDĚLENÝM ČIDLEM
RŠ...UZAVÍRACÍ REGULAČNÍ ŠROUBENÍ S VYPOUŠTĚNÍM
KK...KULOVÝ KOHOUT
VK...VYPOUŠTĚCÍ KOHOUT



POZNÁMKA

PŘED ZAČÁTKEM MONTÁŽNÍCH PRACÍ OVĚŘIT SKUTEČNOU
POLOHU PŘÍVODNÍHO A VRATNÉHO POTRUBÍ.



BUDOVA D

KATASTRÁLNÍ ÚZEMÍ: Radvanice: 715018
POLOHOVÝ SYSTÉM: S-JTSK
VÝŠKOVÝ SYSTÉM: BpV
±0,000 = výšková úroveň stávající čisté podlahy 1.NP

	ZODP. PROJEKTANT	VYPRACOVAL	KONTROLOVAL	<div><div><div><div></div></div><div>PPS KANIA</div></div><div>PROJEKCI A INŽENYRSKÁ ČINNOST</div><div>PPS KANIA s.r.o., Nivnická 665/10, 709 00 tel.: 596 246 252, fax: 596 246 252 email: projekce@pps-kania.cz</div></div>
	Ing. Jan KANIA	Ing. Babka Rostislav	Ing. Foldyna David	
				
	KATASTRÁLNÍ ÚZEMÍ, PARC.Č.: P.Č. 833/3 K.Ú.Č. RADVANICE [715018]			
	MÍSTO STAVBY : Obec Oštrova P.Č. 833/3 K.Ú.Č. RADVANICE [715018]			
STAVEBNÍK / OBJEDNATEL : STATUTÁRNÍ MĚSTO OSTRAVA PROKEŠOVO NÁMĚSTÍ 1803/8, MORAVSKÁ OSTRAVA, 70200 OSTRAVA				ARCHIV
NÁZEV AKCE : LDN RADVANICE- ZATEPLENÍ OBVODOVÉHO PLÁŠTĚ, VÝMĚNA OKEN A DVEŘÍ A OPRAVA BALKÓNŮ				STUPEN
				DPS
OBJEKT : S004- Komunikační křček				DATUM
				ÚNOR 2018
				PARÉ
Č. ZAKÁZKY PPS- 03/18				
MĚŘÍTKO 1 : 100				
ČÁST : D.1.4.3.- Měření a regulace				
OBSAH : Půdorys 1.NP- Objekt Komunikační křček				ARCHIVNÍ ČÍSLO : PPS- 03/18 -D.1.4.3-
				Č.V. 17